


# 玉溪市人民医院体检中心综合布线工程

设计图纸

2019年11月

|    |  |      |  |         |  |    |                                                                                             |
|----|--|------|--|---------|--|----|---------------------------------------------------------------------------------------------|
|    |  |      |  | 工程名称    |  | 日期 |                                                                                             |
|    |  |      |  | 建设单位    |  | 比例 |                                                                                             |
| 审定 |  | 工程负责 |  | 一层点位布置图 |  | 单位 | mm                                                                                          |
| 审核 |  | 设计   |  |         |  | 图别 | 弱电                                                                                          |
| 校核 |  | 制图   |  |         |  | 图号 | <div> <div>总第</div> <div>页</div> <div>第</div> <div>页</div> <div>共</div> <div>页</div> </div> |

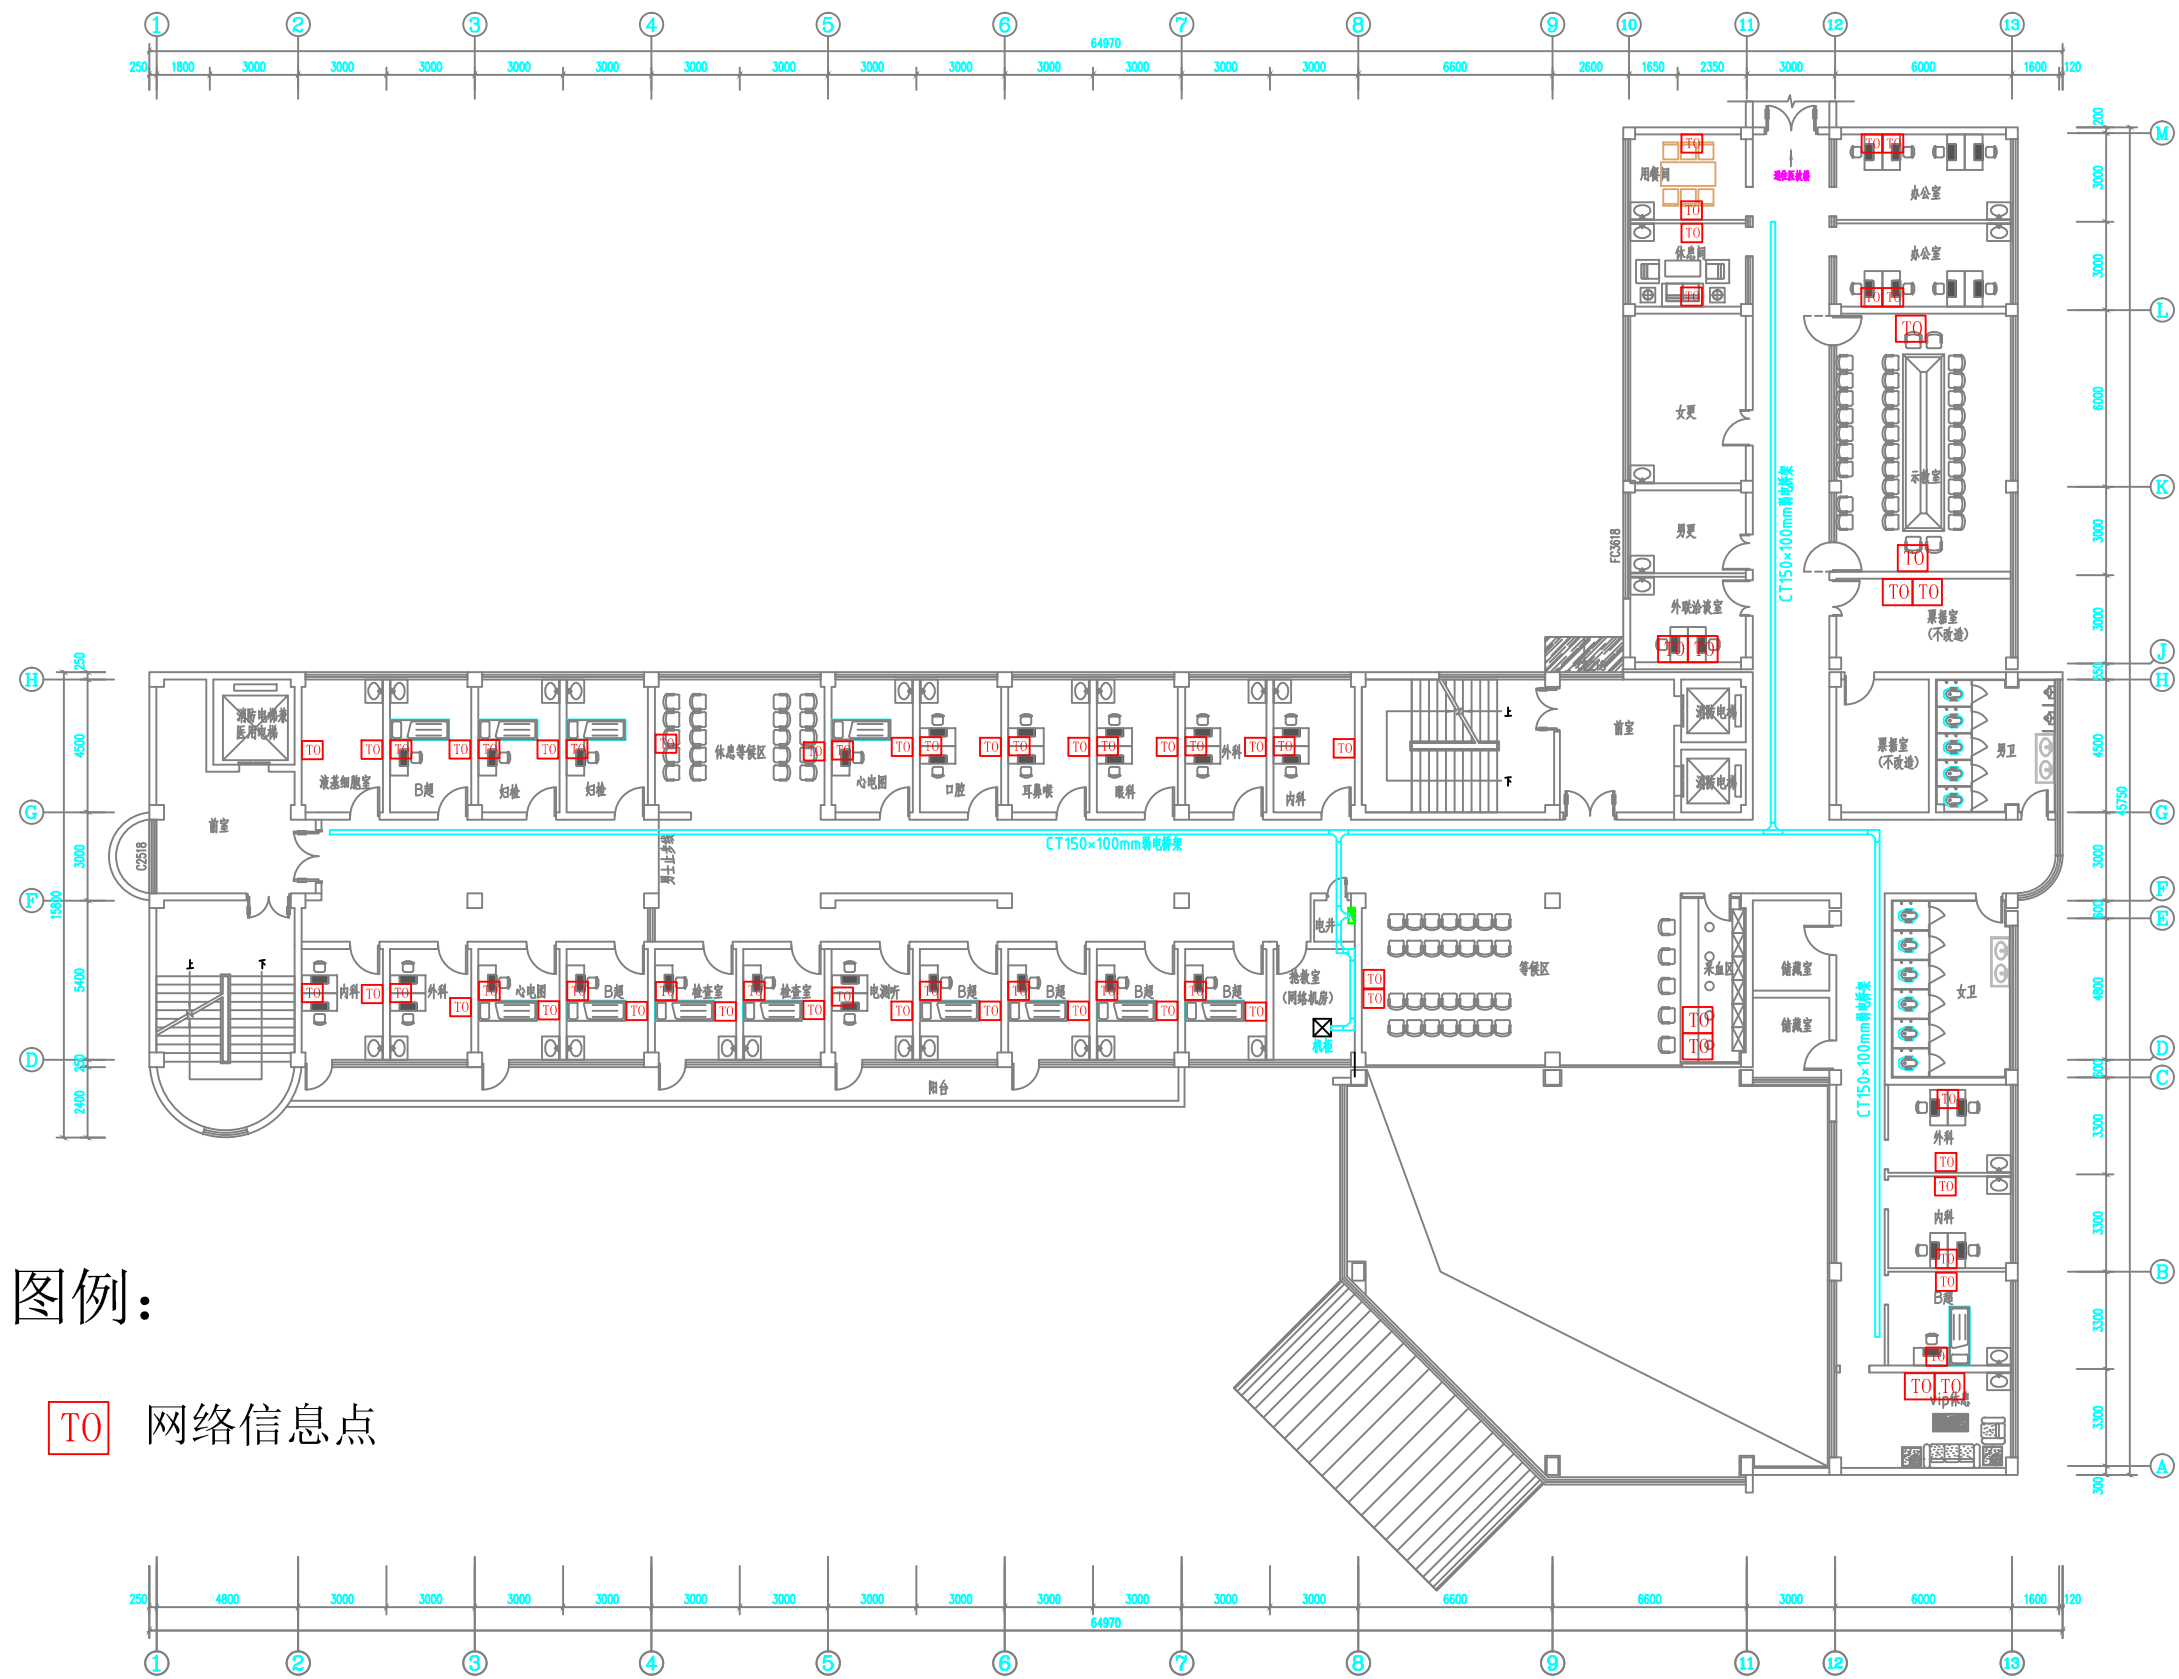

图例:

TO 网络信息点

|    |  |      |         |    |                 |
|----|--|------|---------|----|-----------------|
|    |  |      | 工程名称    |    | 日期              |
|    |  |      | 建设单位    |    | 比例              |
| 审定 |  | 工程负责 | 二层点位布置图 | 单位 | mm              |
| 审核 |  | 设计   |         | 图别 | 弱电              |
| 校核 |  | 制图   |         | 图号 | 总第 页<br>第 页 共 页 |